


SZCZEGÓŁ ZBROJENIA MATERACA
skala 1:25

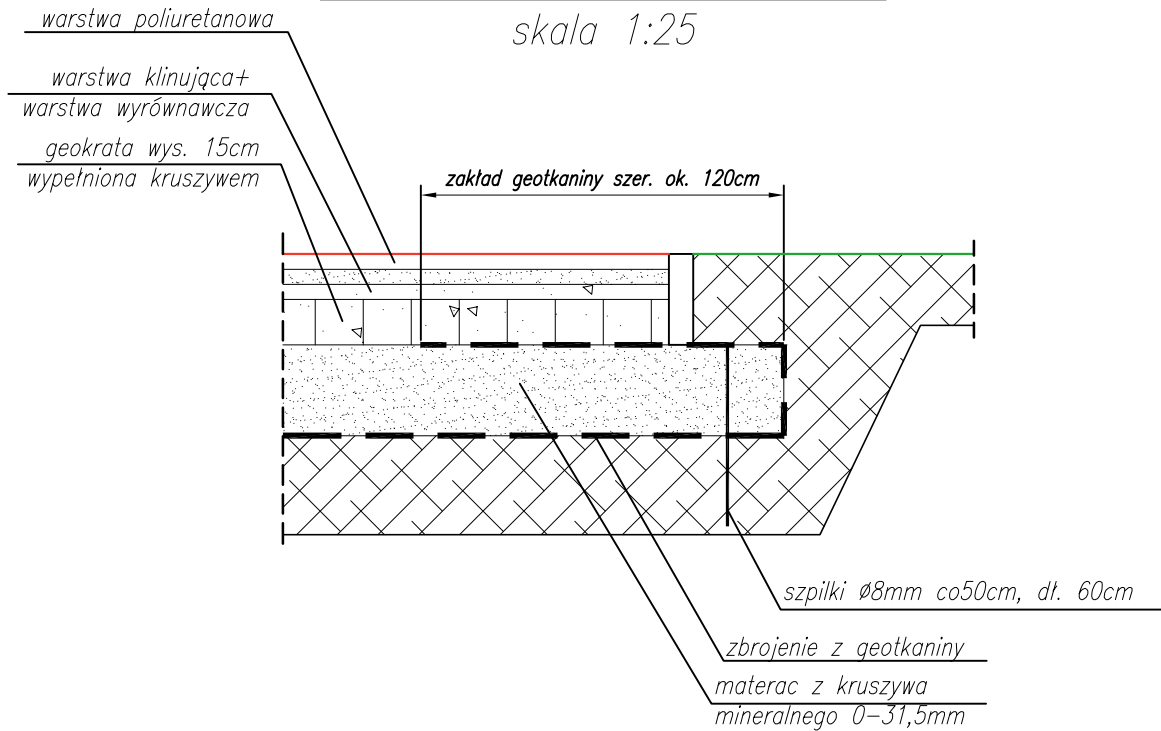

BIURO OBSŁUGI INWESTYCJI
MAREK KARDYŃSKI • UL. MAZURSKA 30/2 19-400 OLECKO

PROJEKT:
**PRZEBUDOWA BOISKA WIELOFUNKCYJNEGO PRZY OŚRODKU
SZKOLNO-WYCHOWAWCZYM DLA DZIECI GŁUCHYCH
IM. ŚW. FILIPA SMALDONE**
19-400 Olecko, ul. Słowiańska 2, dz. nr geod. 328/2;330

INWESTOR:
**Ośrodek Szkolno-Wychowawczy dla Dzieci Głuchych
im. św. Filipa Smaldone**
ul. Słowiańska 2, 19-400 Olecko

PROJEKTANT:	NR UPRAWNIEN:	PODPIS
MAREK KARDYŃSKI	WAM/0003/PWOK/15	

TYTUŁ:
SZCZEGÓŁ ZBROJENIA MATERACA

SKALA:	DATA:	REWIZJA:	NR RYSUNKU:
1:50/100	06.2018	0-1	2/PN